



Szczegóły wykonania fundamentu (wraz z jego zbrojeniem), szczegóły zakotwienia słupów stalowych piłko chwyków do fundamentów, sposób zabezpieczenia antykorozyjnego oraz szczegóły montażu elementów siatki – zgodnie w rozwiązaniem systemowym wybranego przez wykonawcę, certyfikowanego producenta systemu piłko chwyty.

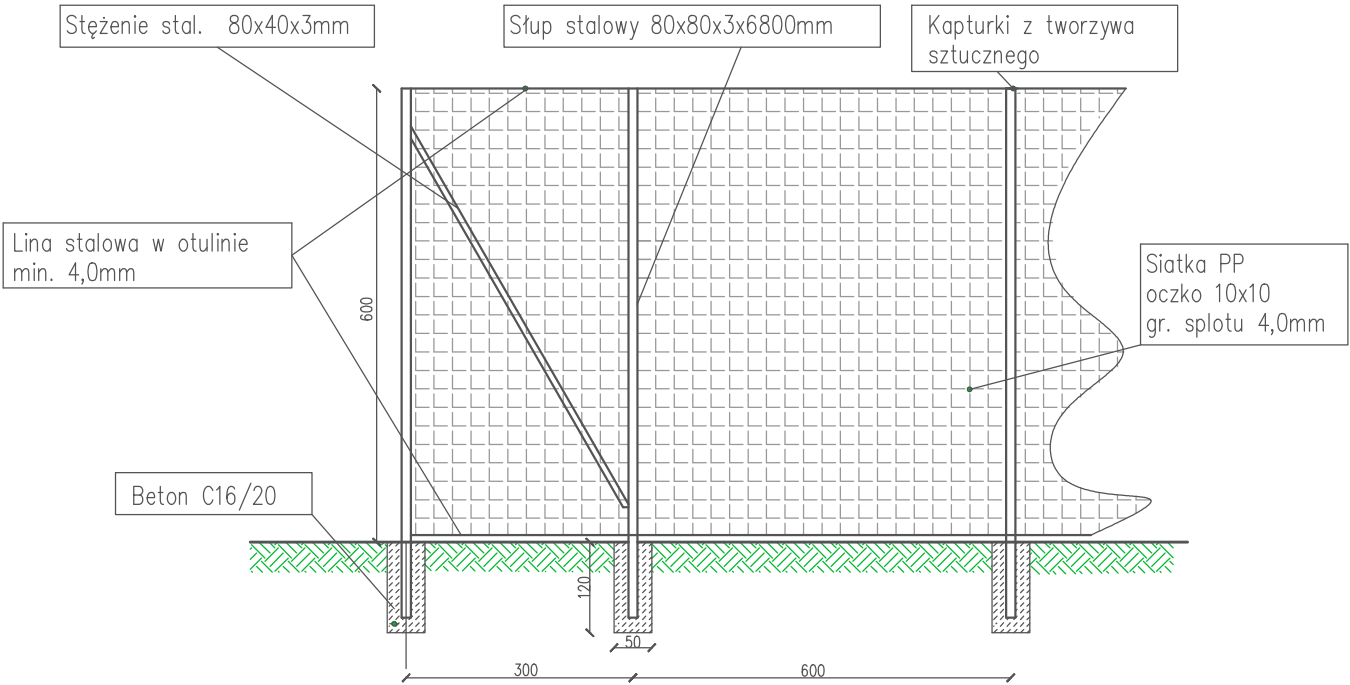


Schemat piłkochwytu
skala 1:100

Strona Zachodnia

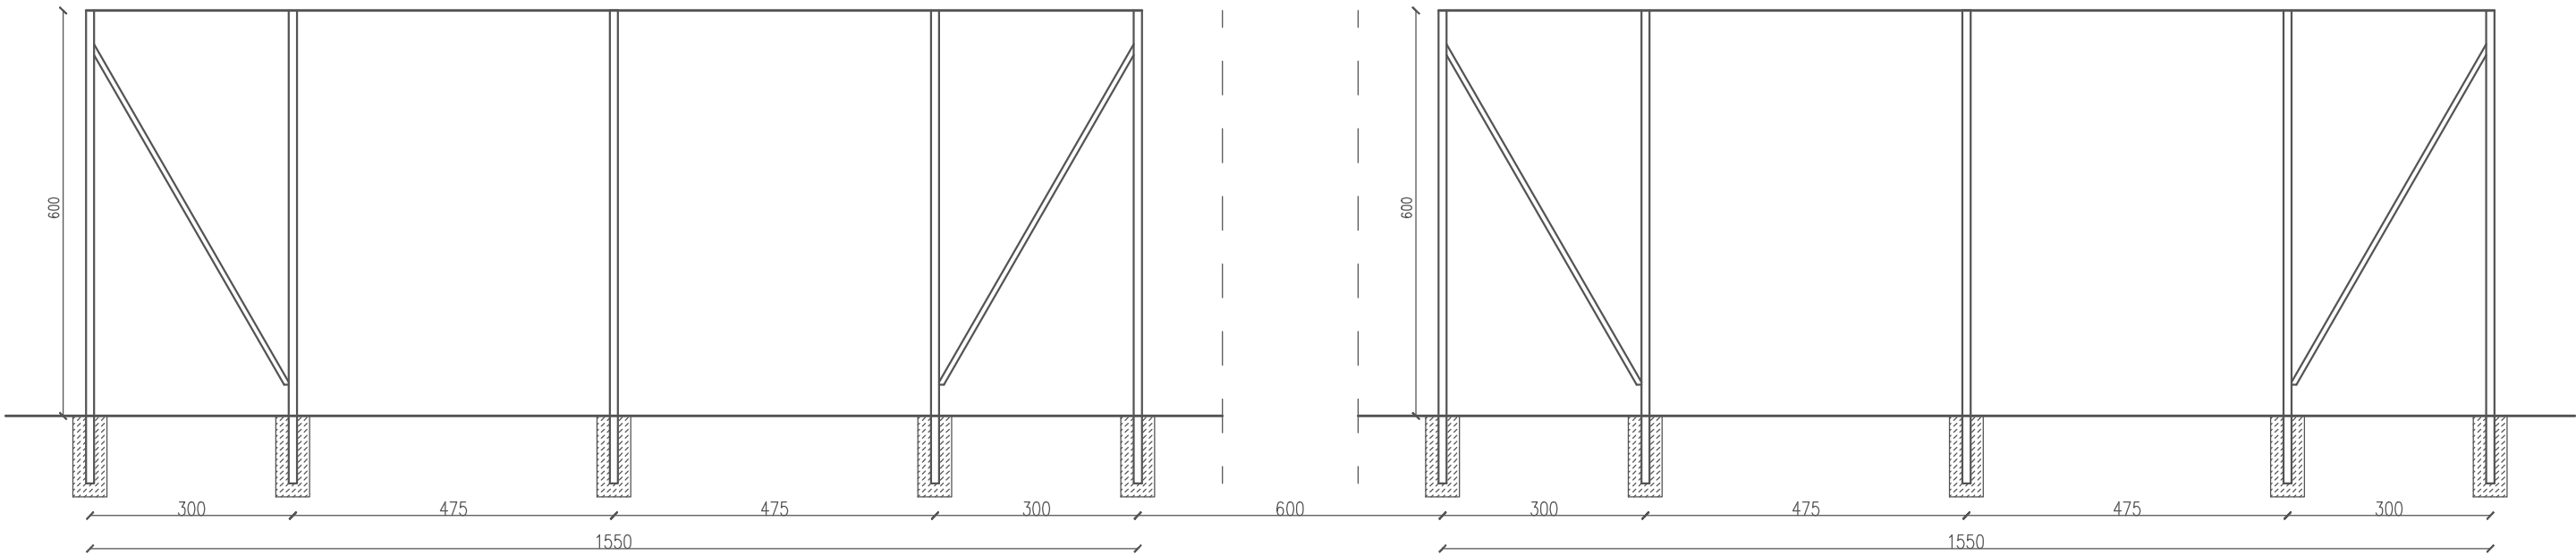

Strona Południowa i Północna

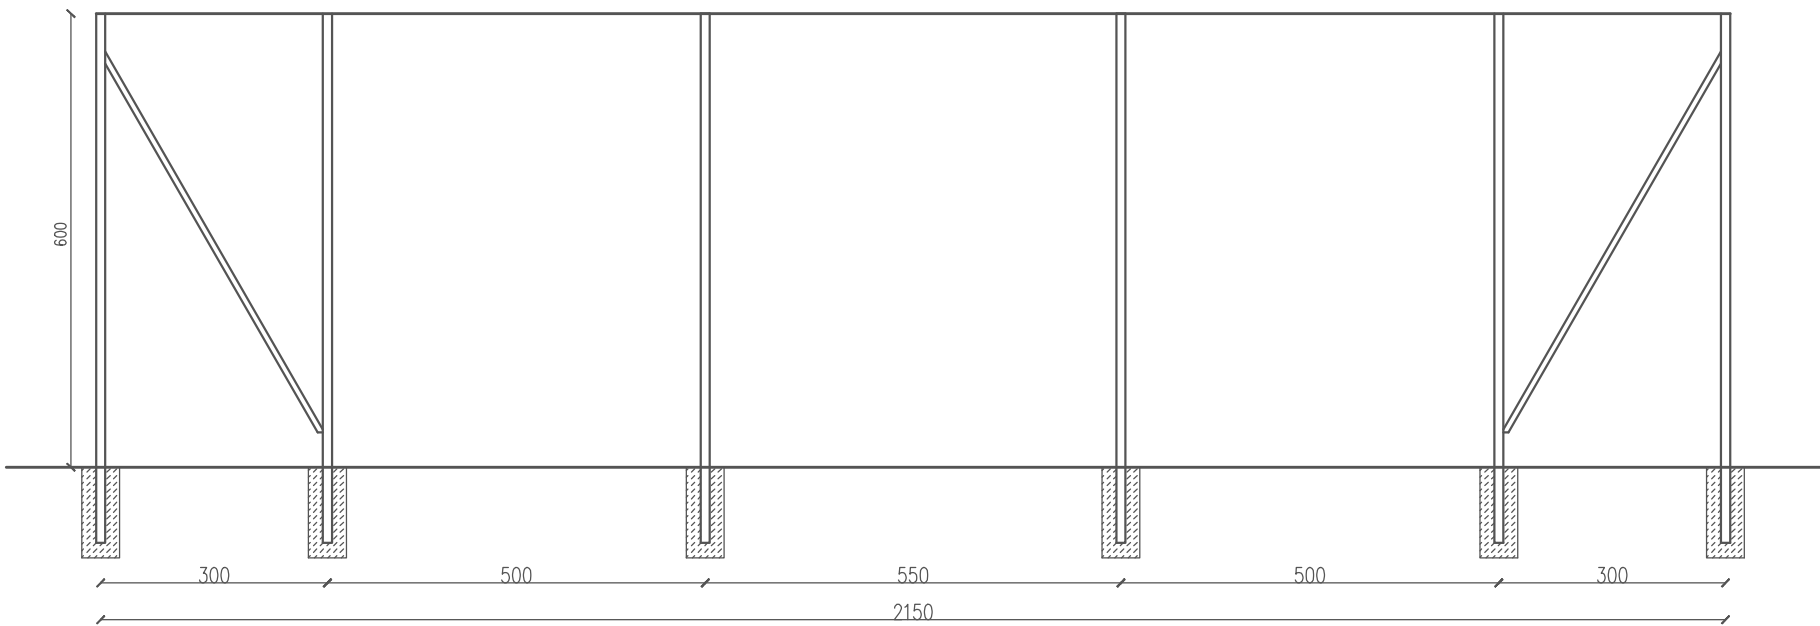

Budowa boiska wielofunkcyjnego wraz z infrastrukturą towarzyszącą przy Zespole Szkół nr 2 w Ostrowi Mazowieckiej przy ulicy Tadeusza Kościuszki 8 na dz. nr ew. 4030 obręb 0001 Ostrów Mazowiecka			
Inwestor:	Powiat Ostrowski ul. 3 Maja 68 07-300 Ostrów Mazowiecka		
Projekt:	Przedsiębiorstwo Wielobranżowe Arkadia Sp. z o.o. ul. Kłobucka 13 02-699 Warszawa		
Projektant:	mgr inż. arch. Dariusz Krawczyk nr upr. MA/014/10		
Opracował:	mgr inż. Łukasz Łożeczki		
Schemat piłkochwytu			
skala:	1:100	nr. rys.:	A-04