



Szczegóły wykonania fundamentu (wraz z jego zbrojeniem), szczegóły zakotwienia słupów stalowych piłko chwyków do fundamentów, sposób zabezpieczenia antykorozyjnego oraz szczegóły montażu elementów siatki – zgodnie w rozwiązaniem systemowym wybranego przez wykonawcę, certyfikowanego producenta systemu piłko chwyty.

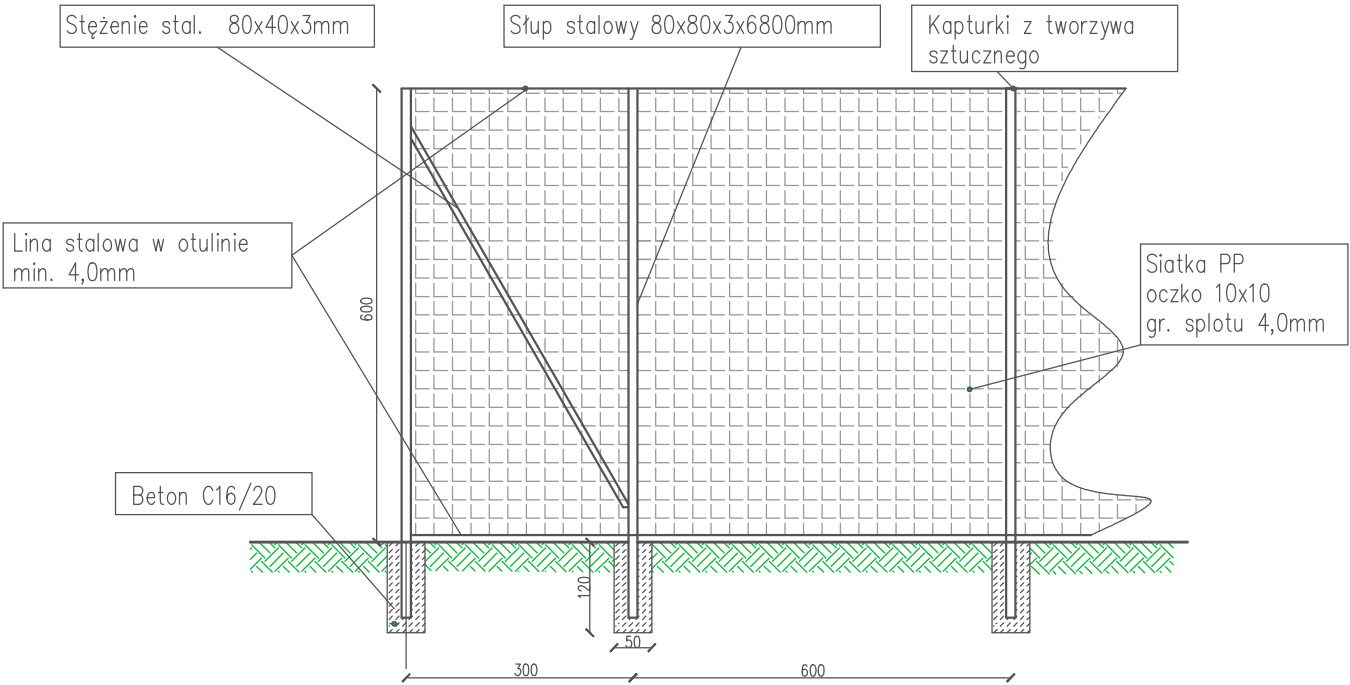


Schemat piłkochwyty
skala 1:100

Strona Zachodnia

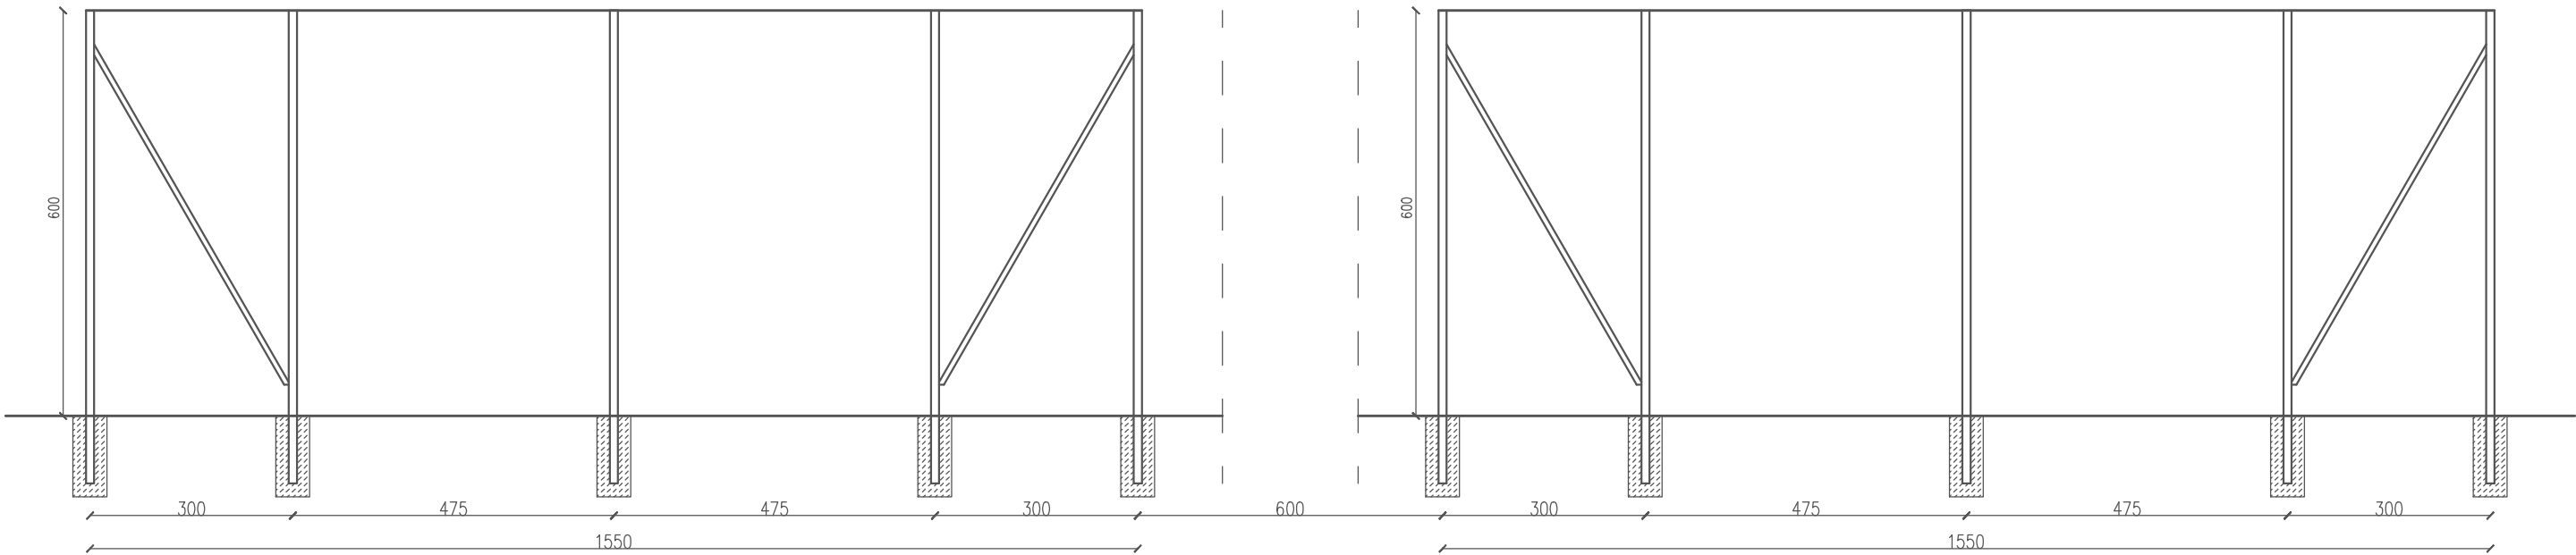

Strona Południowa i Północna

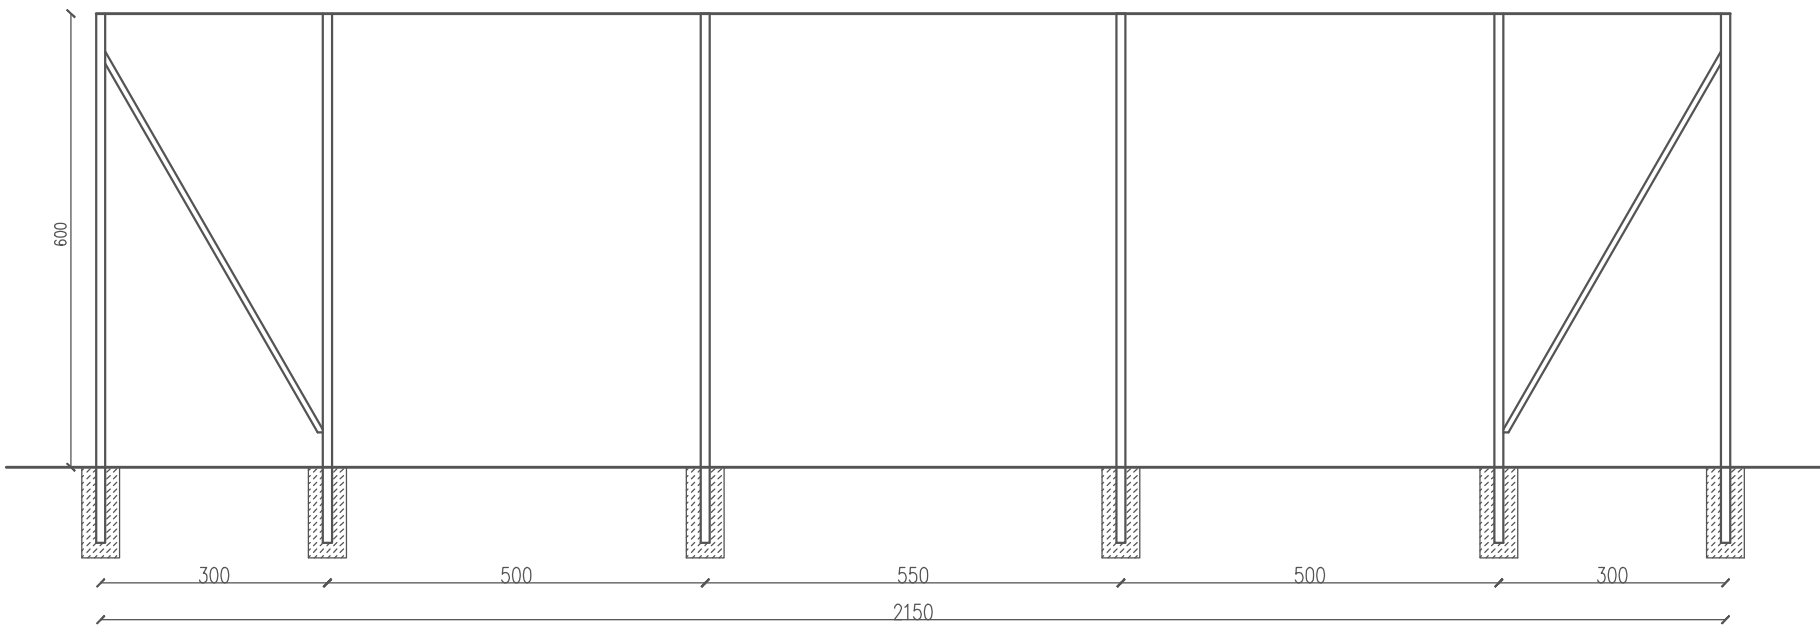

Budowa boiska wielofunkcyjnego wraz z infrastrukturą towarzyszącą przy Zespole Szkół nr 2 w Ostrowi Mazowieckiej przy ulicy Tadeusza Kościuszki 8 na dz. nr ew. 4030 obręb 0001 Ostrów Mazowiecka

Inwestor:	Powiat Ostrowski ul. 3 Maja 68 07-300 Ostrów Mazowiecka
Projekt:	Przedsiębiorstwo Wielobranżowe Arkadia Sp. z o.o. ul. Kłobucka 13 02-699 Warszawa
Projektant:	mgr inż. arch. Dariusz Krawczyk nr upr. MA/014/10
Opracował:	mgr inż. Łukasz Łożeczki

Schemat piłkochwyty			
skala:	1:100	nr. rys.:	A-04